





Oostgevel  
1 : 100

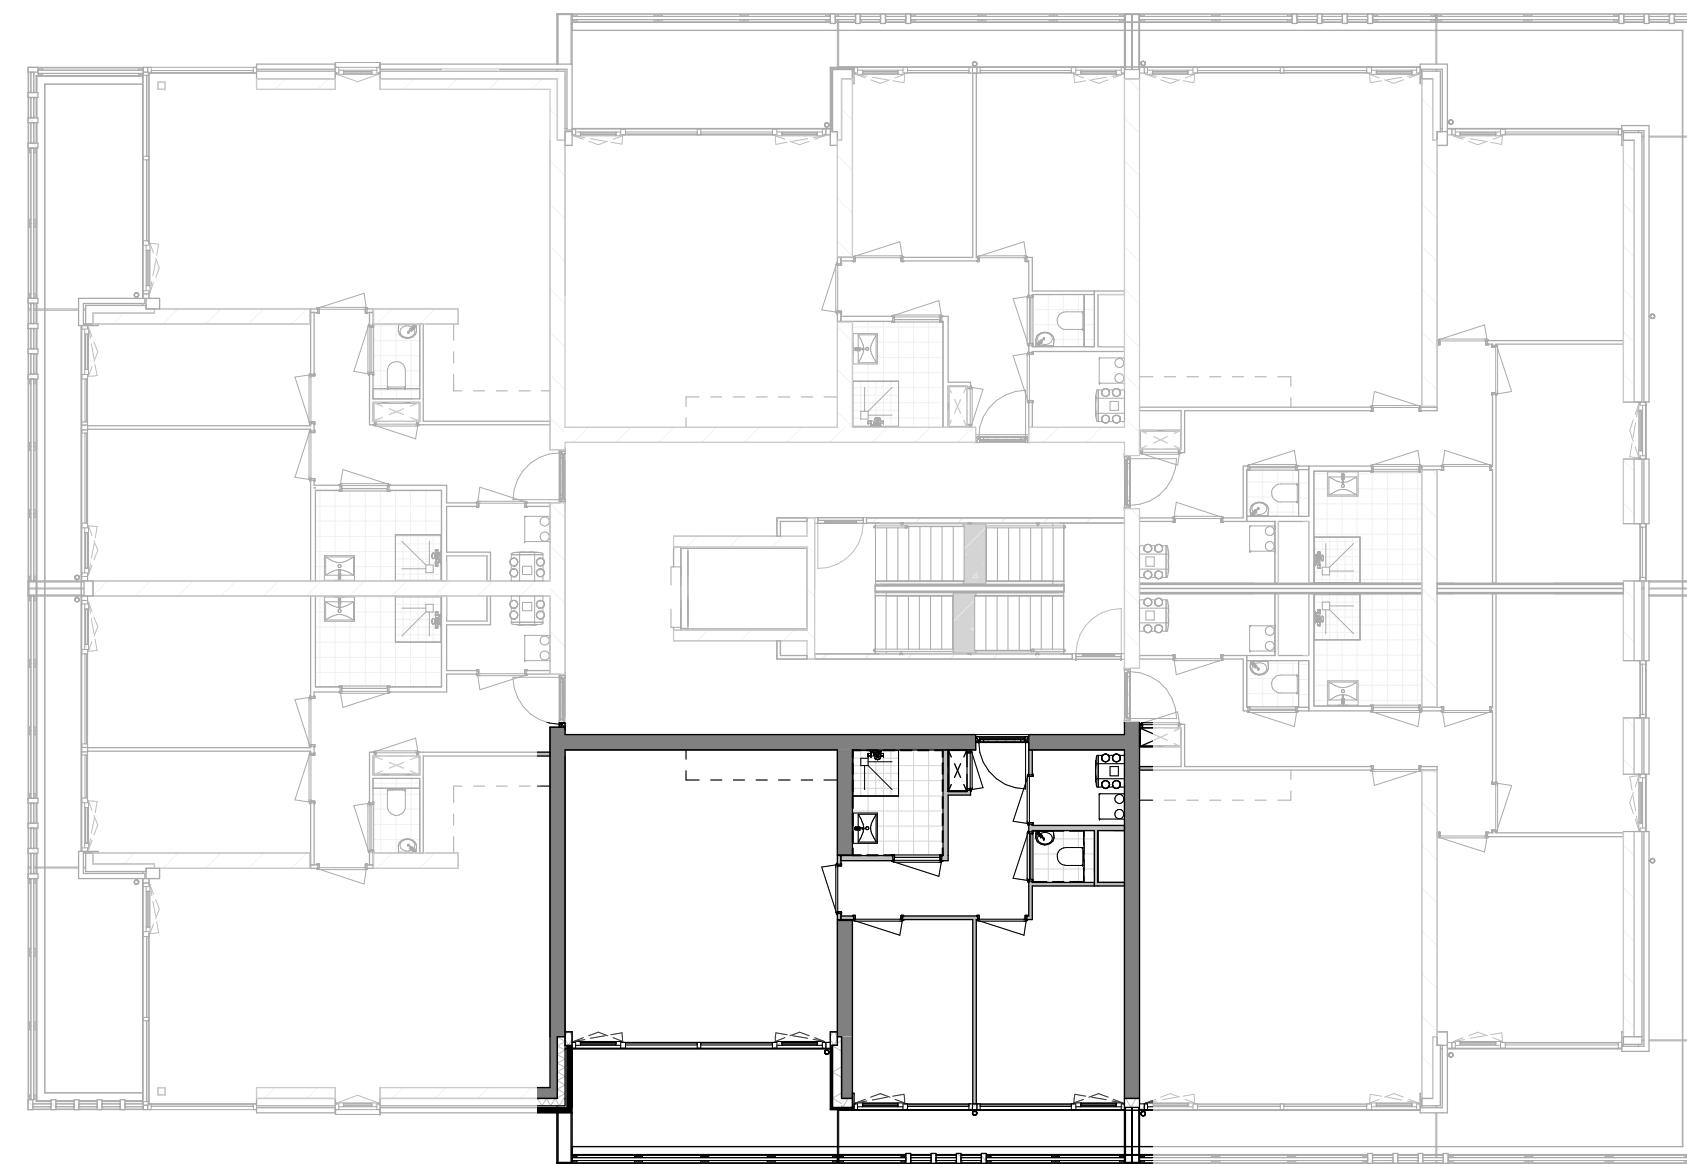

Tweede verdieping 0  
1 : 150

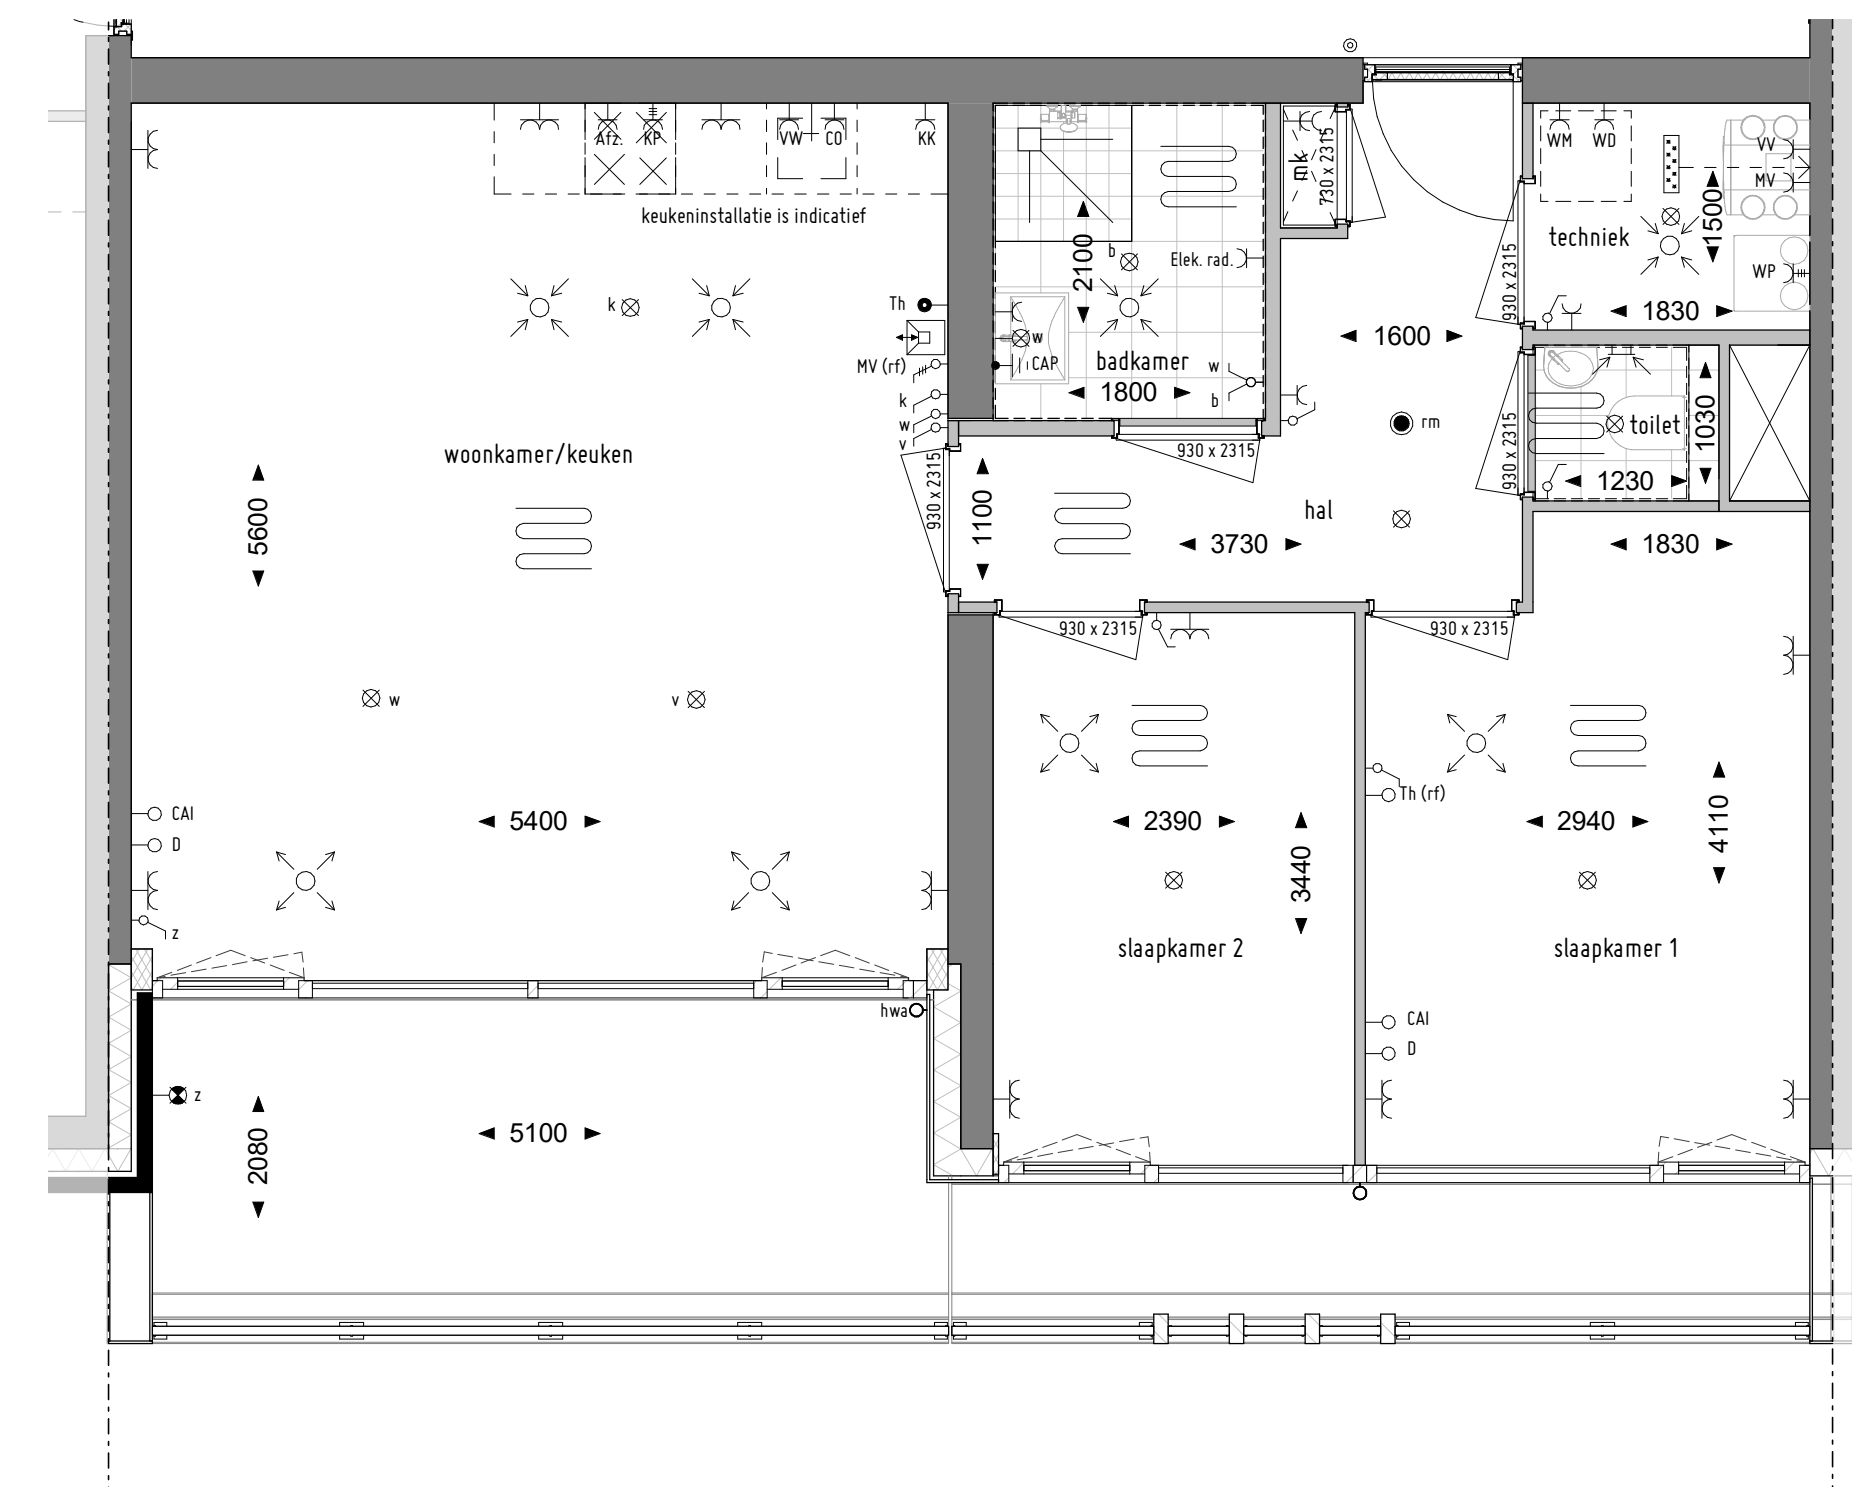


Tweede verdieping 0  
1 : 50

LEGENDA

	enkele schakelaar		loze leiding tbv. voor:
	dubbele schakelaar		CAI centrale antenne installatie
	wisselschakelaar		D data
	meerstanden schakelaar (mv) / ventilatieschakelaar (mv)		Th (rf) thermostaat (radiografisch)
	enkele wandcontactdoos met randaarde		bedrade leiding tbv. voor:
	dubbele wandcontactdoos met randaarde (opbouw)		WP warmtepomp
	dubbele wandcontactdoos met randaarde		Th thermostaat
	perilex aansluiting		
	plafond lichtpunt		
	plafond lichtpunt vv armatuur (op sensor)		
	wand lichtpunt		Afz. afzuigkap
	wand lichtpunt vv armatuur		CO combi oven
	rookmelder conform NEN2555 (aangesloten op lichtnet)		Elek. rad. elektrische radiator
	bedrukker		KK koelkast
	intercom / videfoon installatie met 2e signaalgever		KP kookplaat
	centraal aardpunt (badkamer aarding)		MV mechanische ventilatie
	ventilatielucht toevoer		VV verdeler vloerverwarming
	ventilatielucht afvoer		VW vaatwasser
	ventilatielucht afvoer, wandafzuigpunt		WD wasdroger
	vloerverwarming		WM wasmachine
			WP warmtepomp

DISCLAIMER

De maatvoering op deze tekening en de schaal van deze tekening zijn niet geschikt voor opdrachten van kopers aan derden (bijvoorbeeld inrichting etc.) In de plattegronden aangegeven posities van installatietechnische onderdelen zijn indicatief. De werkelijke maatvoering kan afwijken van de aangegeven maatvoering op deze tekening. Aangegeven afmetingen in de natte cellen zijn exclusief dikke tegelwerk. Positie plafondventielen zijn indicatief en kunnen wijzigen van positie en aantallen t.o.v. de tekening.

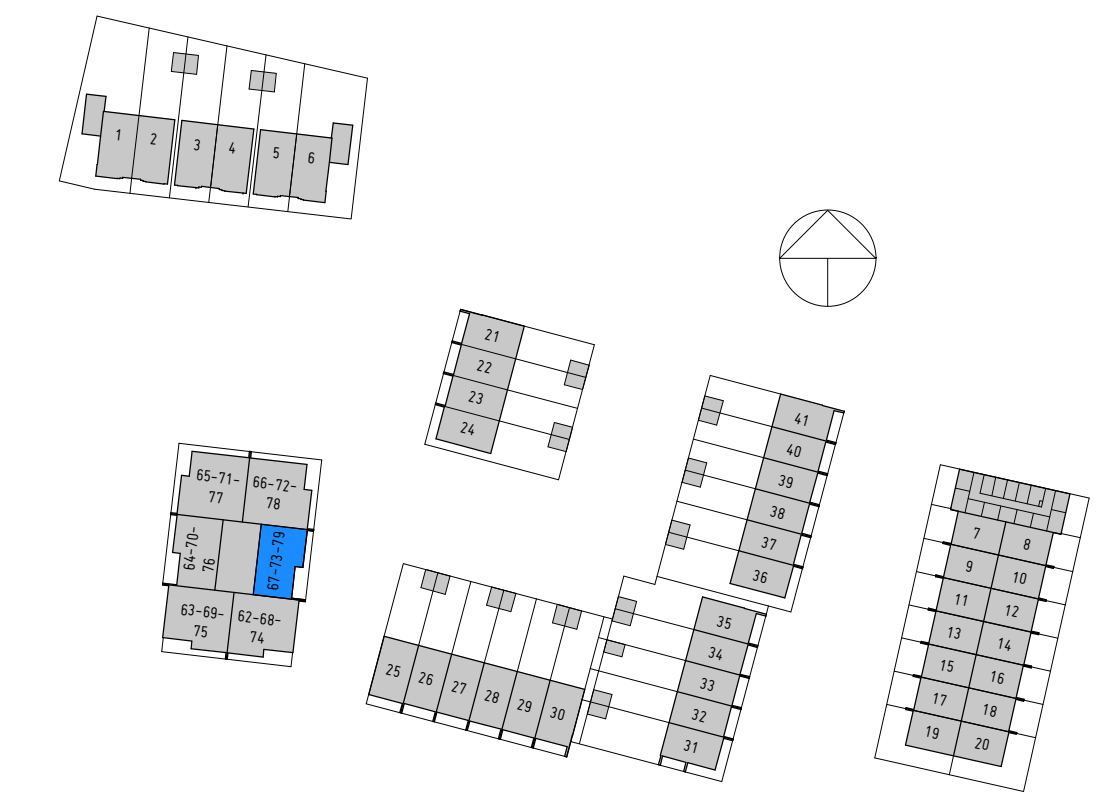

N

Getekend: R. van de Steeg

Architect: ZAAK VAN NN

RengersPark

Type: Bs

Datum: 20211005

Bouwnummer: 73

Schaal: 1:50 / 100 / 150

Tekeningnummer: VKT-73

Slokker  
www.slokkerbouwgroep.nl